

PROJEKT ZAGOSPODAROWANIA TERENU

mapa sytuacyjno - wysokościowa skala 1:500


zadanie: Przebudowa nawierzchni

ul. Spokojna, ul. Ogrodowej i ul. Polnej

Zamawiający Gmina Drawsko Pomorskie

| OZNACZENIA GRAFICZNE | |
|----------------------|--|
| | proj. wpust deszczowy |
| | proj. kanalizacja deszczowa |
| | ist. kanalizacja deszczowa do likwidacji |

- LEGENDA
- M - MUFA KABLOWA mm 0,4xV - ZRH-1
 - ✖ - ISTNIEJĄCY SŁUP OŚWIETLENIOWY DO PRZENIESIENIA
 - ✖ - KABLE ENERGETYCZNE DO PRZEŁOŻENIA
 - ✖ - KABLE ENERGETYCZNE POD PRZEŁOŻENIEM
 - ✖ - SŁUP OŚWIETLENIOWY POD PRZENIESIENIEM
- UWAGI
- ODCINEK KABLA A-B ODKOPIĆ I WPROWADZIĆ DO PRZENIESIENIA SŁUPA OŚWIETLENIOWEGO - TRASA WG ODCINKA A-B
 - W MIEJSCACH ZBIŁIŻA ISTN. SIECI ENERGETYCZNYCH ZE STANDARDISKAMI SŁUPÓW NA SIECI NALOŻYĆ PRZEPUSTY DWURZĘBLNE AROT 400-110
 - POD WŁAZAMI NA KABELE OŚWIETLENIOWE I ENERGETYCZNE NALOŻYĆ PRZEPUSTY DWURZĘBLNE AROT 400-110
 - PRACE JERNE W KOSZULI ISTNIEJĄCYCH SIECI OŚWIETLENIOWYCH I ENERGETYCZNYCH WYKONYWAĆ RĘCZNIE AZ DO FIZYCZNEGO JEJ ZŁOŻALIZOWANIA

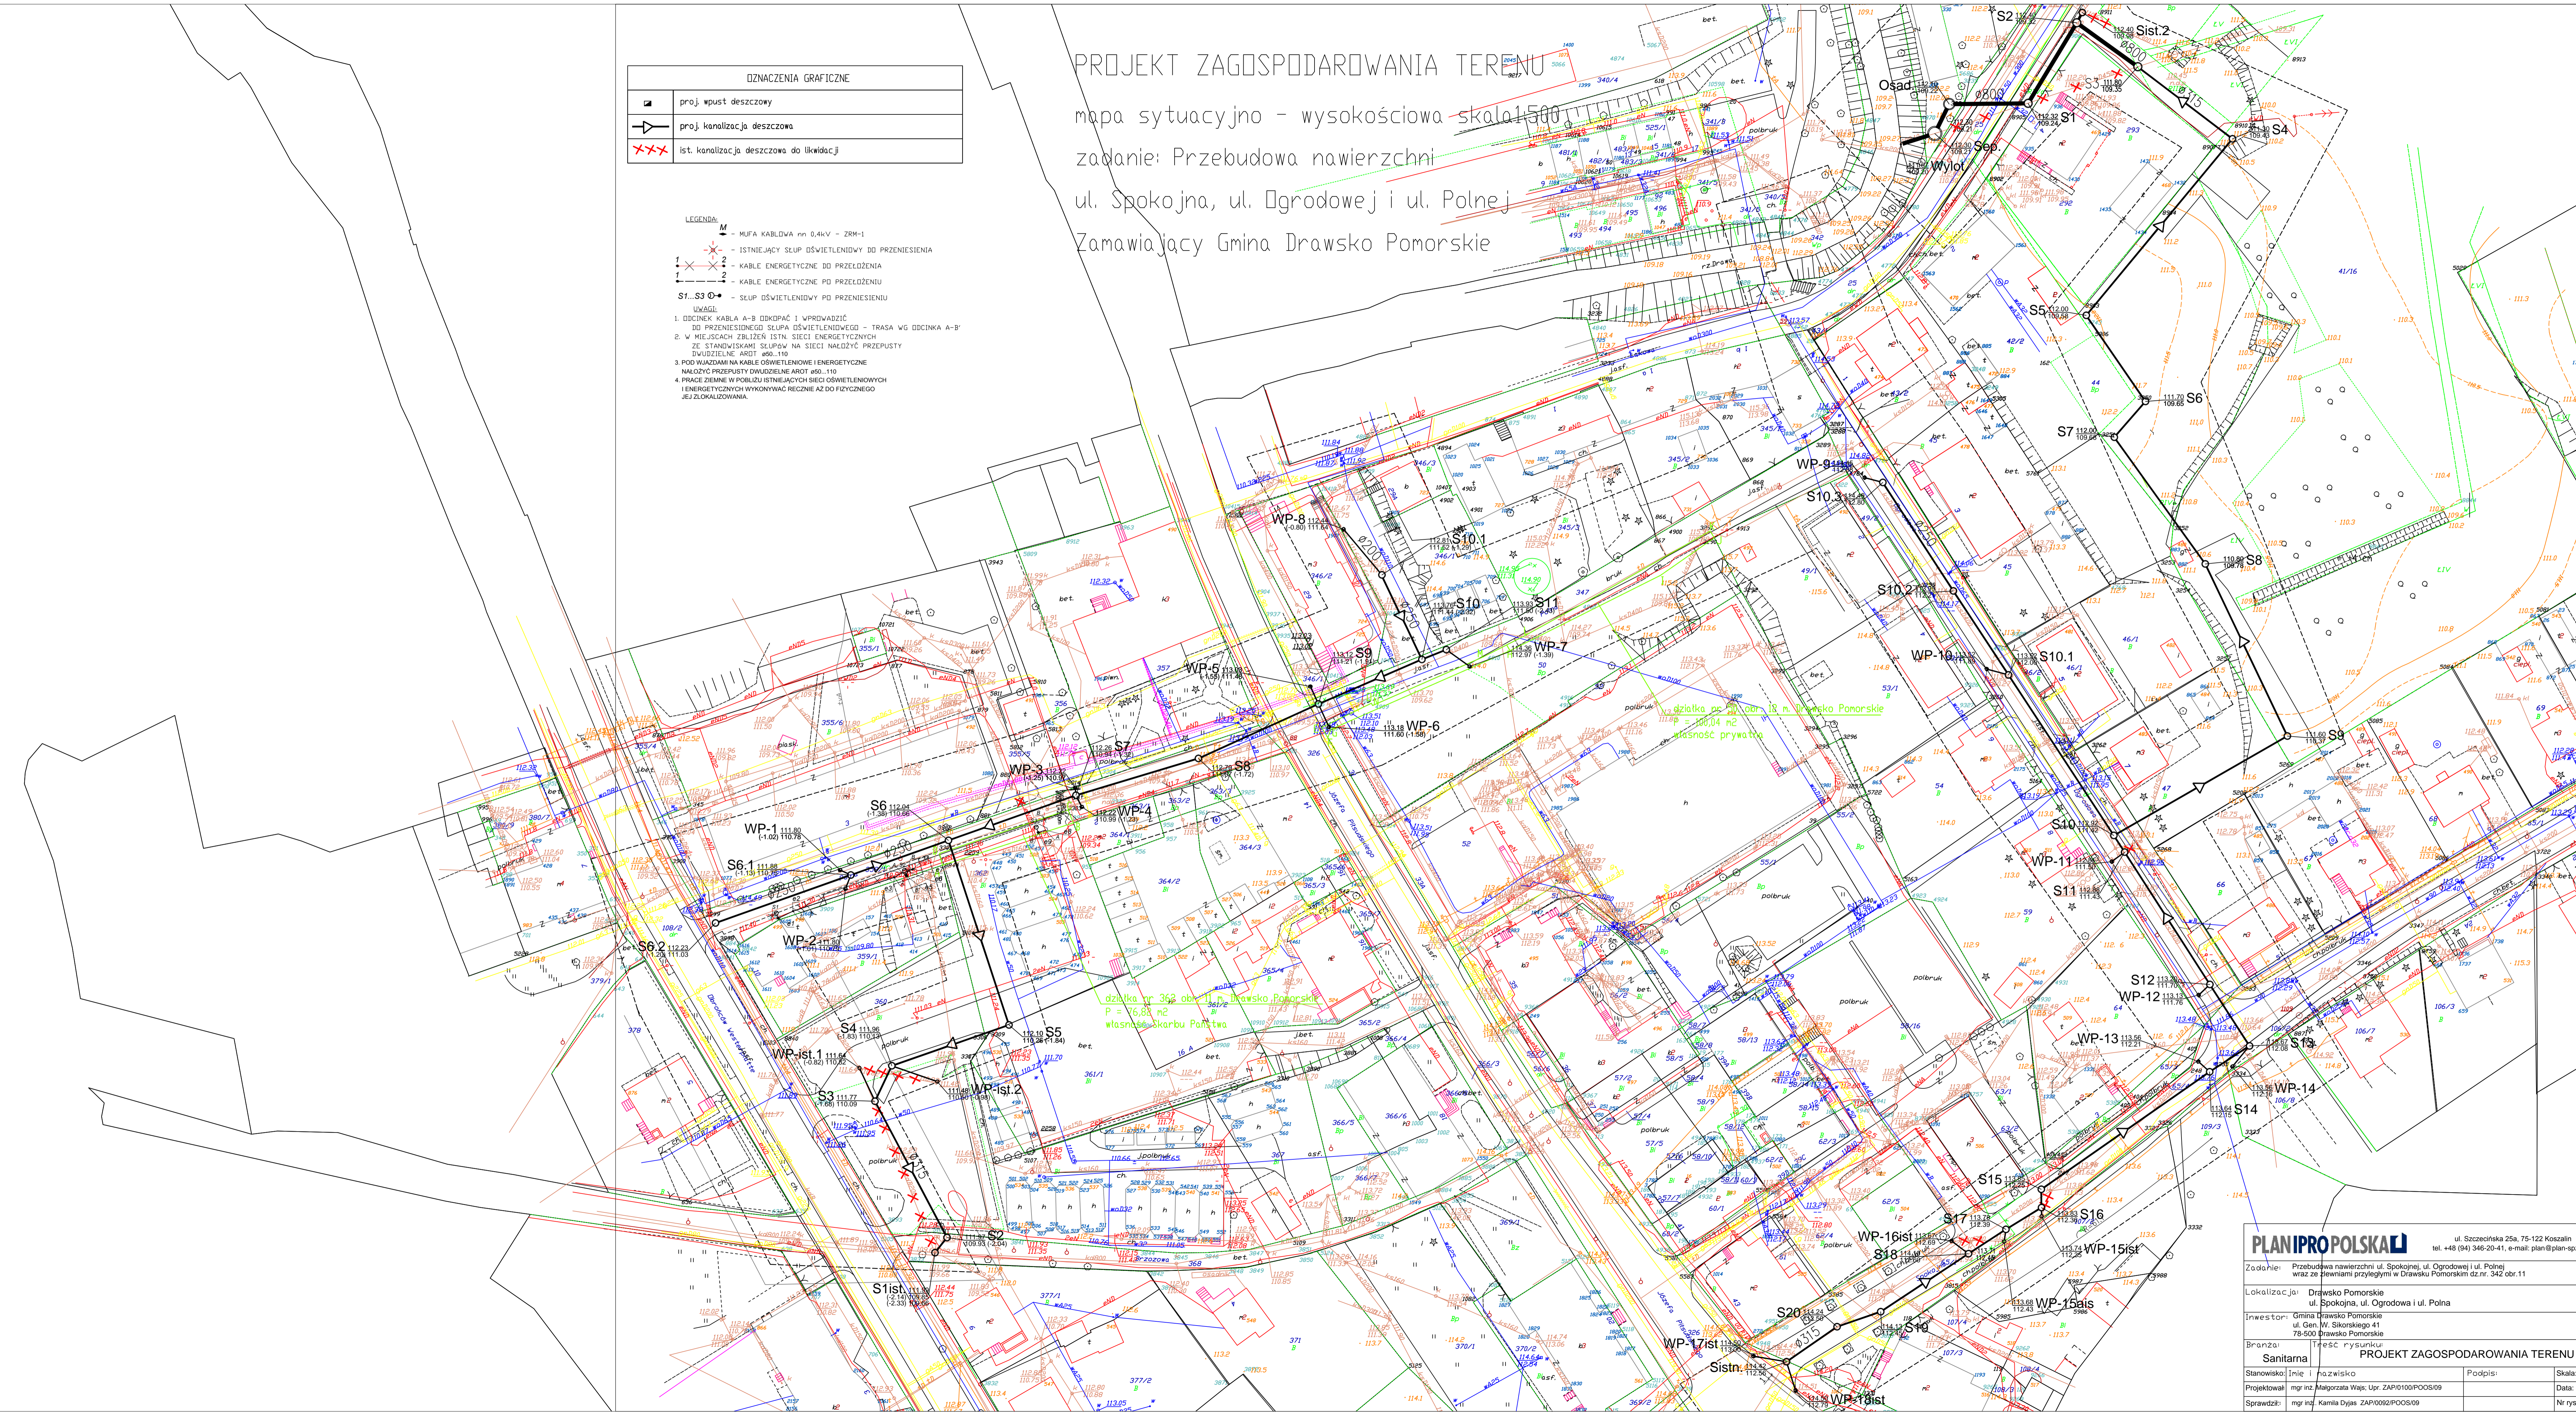

działka nr 362 obr. II m. Drawsko Pomorskie
P = 76,88 m²
własność skarbu Państwa

PLANIPROPSKA ul. Szczecińska 25a, 75-122 Koszalin
tel. +48 (04) 346-20-41, e-mail: plan@plan-spoz.pl

Zadanie: Przebudowa nawierzchni ul. Spokojnej, ul. Ogrodowej i ul. Polnej wraz ze ścianami przyściętymi w Drawsku Pomorskim dz.nr. 342 obr.11

Lokalizacja: Drawsko Pomorskie ul. Spokojna, ul. Ogrodowa i ul. Polna

Investor: Gmina Drawsko Pomorskie ul. Gen. W. Sikorskiego 41 78-500 Drawsko Pomorskie

Branża: Inżynieria Sanitarna

PROJEKT ZAGOSPODAROWANIA TERENU

| | | |
|---|--------|---------------|
| Stanowisko / Inicjał / Nazwisko | Podpis | Skala: 1:500 |
| Projektował: mgr inż. Katarzyna Wajs; Upr. ZAP1010P005009 | | Data: 05.2013 |
| Sprawił: mgr inż. Kamila Dyja; ZAP10002P005009 | | Nr rys.: S-2 |