


# PROJEKT ZAGOSPODAROWANIA TERENU

## Przełożenie istn. oświetlenia na ul. Polnej

### SKALA 1:250

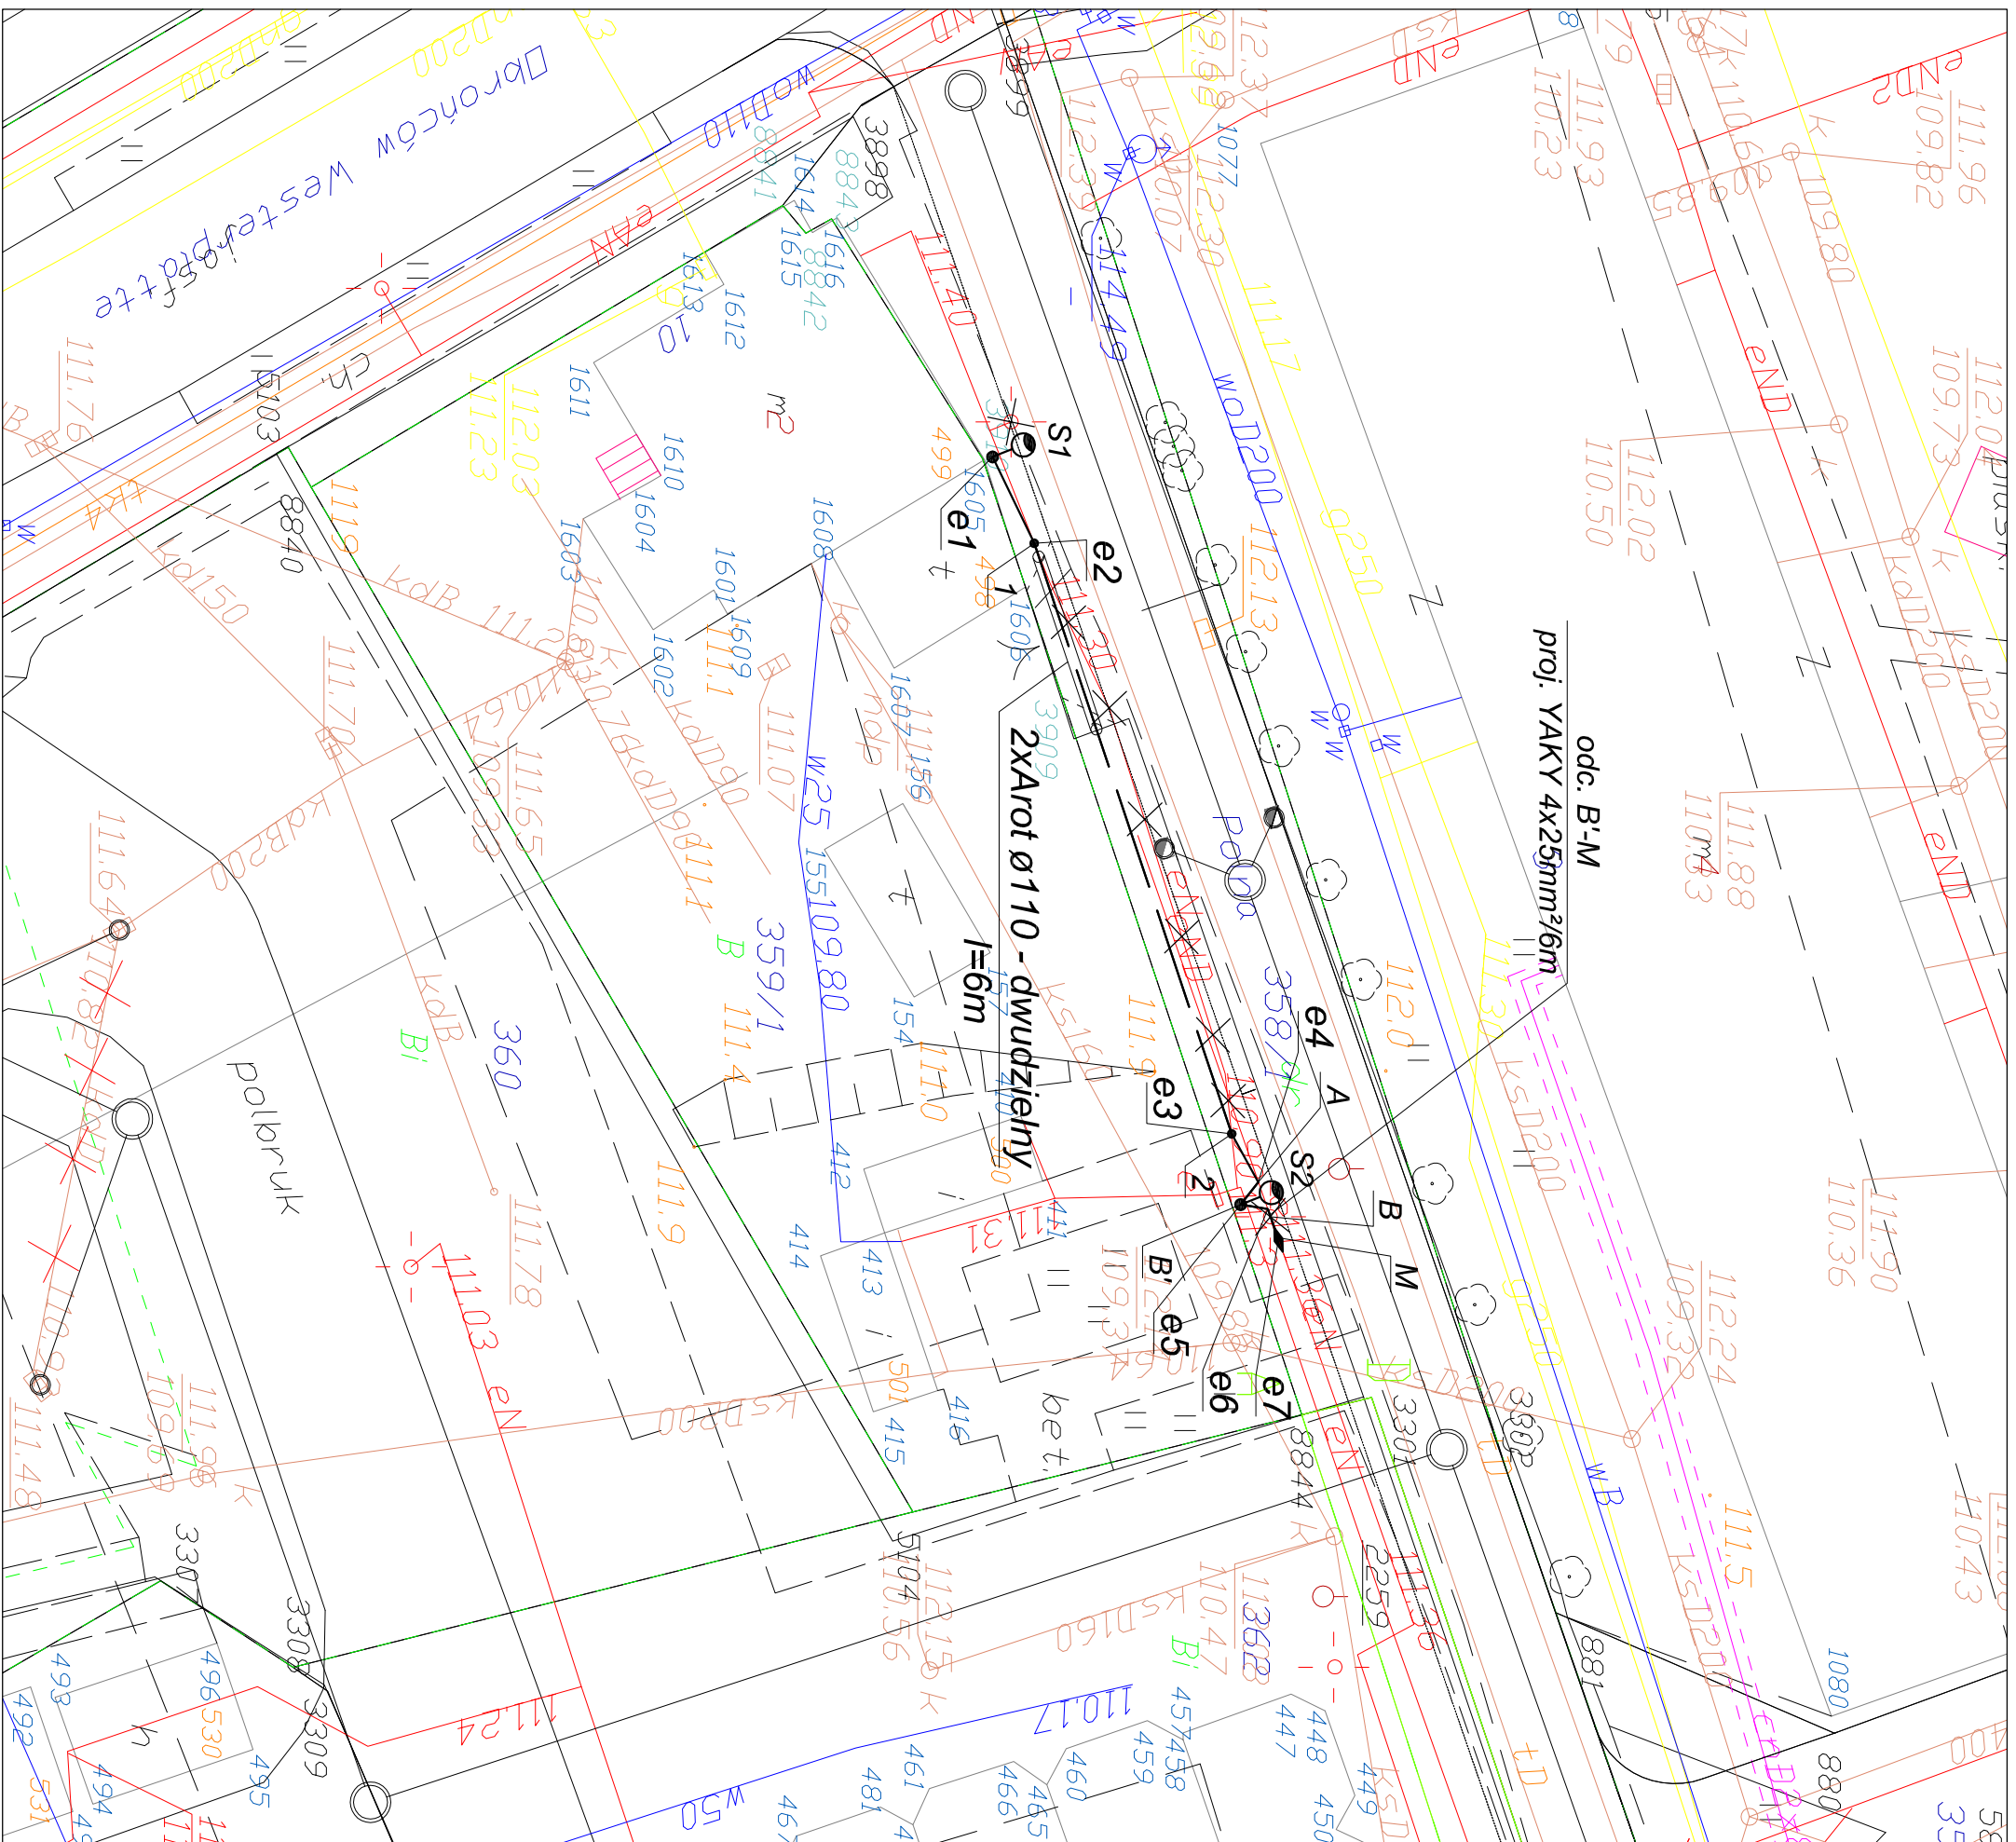

- LEGENDA:
- M - MUFA KABLOWA nn 0,4kV - ZRM-1
  - - - - - ISTNIEJĄCY SŁUP OŚWIETLENIOWY DO PRZENIESIENIA
  - 1 - KABLE ENERGETYCZNE DO PRZEŁOŻENIA
  - 1 - KABLE ENERGETYCZNE PO PRZEŁOŻENIU
  - S1...S3 - SŁUP OŚWIETLENIOWY PO PRZENIESIENIU

#### UWAGI:

- ODCINEK KABLA A-B ODKOPAĆ I WPROWADZIĆ DO PRZENIESIONEGO SŁUPA OŚWIETLENIOWEGO - TRASA WG ODCINKA A-B.
- W MIEJSCACH ZBLIŻENI ISTN. SIECI ENERGETYCZNYCH ZE STANOWISKAMI SŁUPÓW NA SIECI NAŁOŻYĆ PRZEPUSTY DWUDZIELNE AROT ø50...110
- POD WJAZDAMI NA POSESJE NA KABELE OŚWIETLENIOWE I ENERGETYCZNE NAŁOŻYĆ PRZEPUSTY DWUDZIELNE AROT ø50...110
- PRACE ZIEMNE W POBLIŻU ISTNIEJĄCYCH SIECI OŚWIETLENIOWYCH I ENERGETYCZNYCH WYKONZYWAĆ RĘCZNIE AŻ DO FIZYCZNEGO ICH ZLOKALIZOWANIA.
- W SŁUPACH PRZYWRÓCIĆ UZIEMIENIE ZACISKU PEN POPRZEC UZIOM LINIOWY Dfezn 6 LUB PUNKTOWE GALMAR 3x1,5m.

OCHRONA DODATKOWA OD PORAŻEN PRĄDEM  
SAMOCZYNNY ODŁĄCZENIE ZASILANIA

## PLANIPROPOLSKA

ul. Szczecińska 25a, 75-122 Koszalin  
tel. +48 (94) 346-20-41, e-mail: plan@plan-spzoo.pl

Zadanie: „Opracowanie dokumentacji projektowej na potrzeby przebudowy ul. Polnej, Ogrodowej oraz Spokojnej”

Lokalizacja: Drawsko Pom., ulica Polna, działka nr 358/1  
obręb111 Drawsko Miasto,

Inwestor: Gmina Drawsko Pomorskie  
ul. Gen. W. Sikorskiego 41  
78-500 Drawsko Pomorskie

Branża: Trześć rysunku: **PROJEKT ZAGOSPODAROWANIA TERENU**  
**Elektryczna** Przełożenie istn. oświetlenia na ul. Polnej

Stanowisko: Imię i nazwisko	Podpis:	Skala: 1:250
Projektował: inż. Jacek Szmyt Upr. Nr. GT-V-63/99/76		Data: 05.2013
Sprawił: mgr inż. Ludwik Trajter Upr. Nr. UAN/N/7210/28/90		Nr rys. E-1