

Projekt

Druk Nr ..... 310 .....

**UCHWAŁA NR .....**  
**RADY MIEJSKIEJ W DRAWSKU POMORSKIM**

z dnia ..... 2016 r.

**w sprawie zgody na odstąpienie od obowiązku przetargowego trybu zawarcia umowy  
dzierżawy**

Na podstawie art.37 ust. 4 zdanie drugie ustawy z dnia 21 sierpnia 1997r. o gospodarce nieruchomościami (Dz.U. z 2015r. poz. 1774, poz. 1777, z 2016 r. poz. 65), Rada Miejska w Drawsku Pomorskim uchwała, co następuje:


**§ 1.** Wyraża się zgodę na odstąpienie od obowiązku przetargowego trybu zawarcia umowy dzierżawy z ENERGA -OPERATOR Spółką Akcyjną z siedzibą w Gdańsku, która zawarta zostanie na czas nieoznaczony i dotyczyć będzie następujących części działek:

- 1) Nr 73/1 obręb Zarańsko o powierzchni 0,07m2 oznaczonej na mapie stanowiącej załącznik graficzny do niniejszej uchwały (lokalizacja nr 1) z przeznaczeniem na budowę przyłącza elektroenergetycznego 0,4kV;
- 2) Nr 167/14, 167/16 obręb 6 Drawsko Pomorskie o powierzchni 3,72m2 oznaczonej na mapie stanowiącej załącznik graficzny do niniejszej uchwały (lokalizacja nr 2) z przeznaczeniem na budowę przyłącza elektroenergetycznego 0,4kV.

**§ 2.** Uchwała wchodzi w życie z dniem podjęcia.

Pod względem formalno-prawnym  
bez zastrzeżeń

Prot. Fiałow  
RADCA PRAWNY

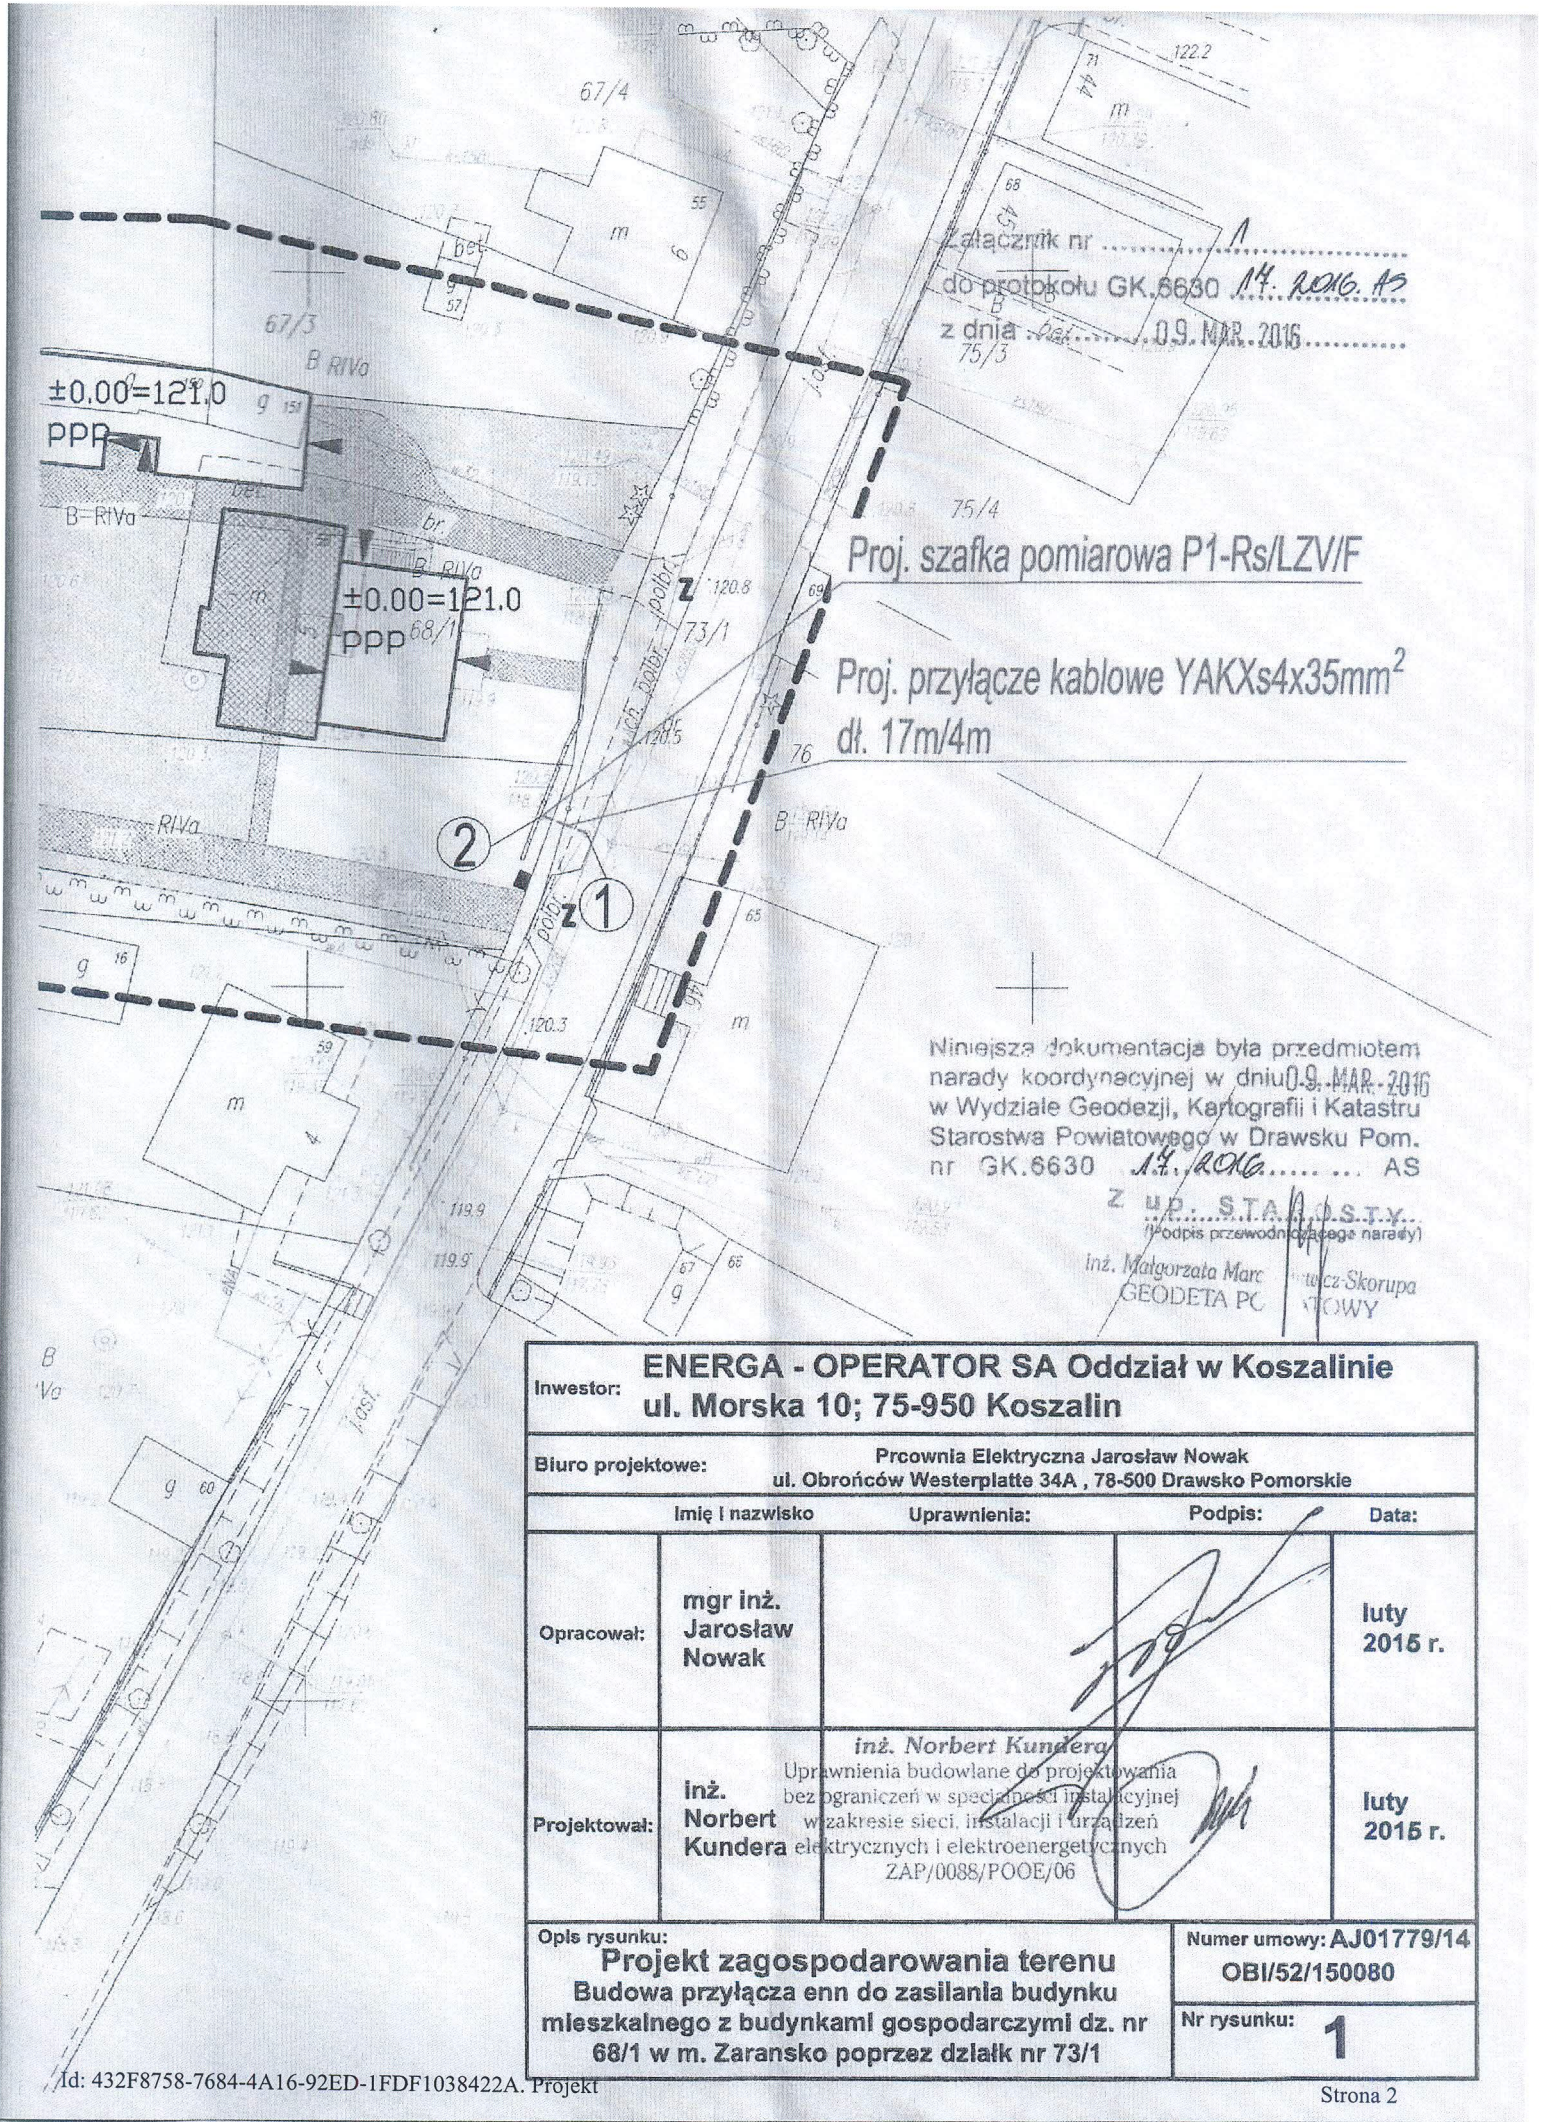

Załącznik nr .....  
do protokołu GK.6630 14. ROK AS  
z dnia 09. MAR. 2016  
75/3

Proj. szafka pomiarowa P1-Rs/LZV/F

Proj. przyłącze kablowe YAKXs4x35mm<sup>2</sup>  
dł. 17m/4m

Niniejsza dokumentacja była przedmiotem  
narady koordynacyjnej w dniu 09. MAR. 2016  
w Wydziale Geodezji, Kartografii i Katastru  
Starostwa Powiatowego w Drawsku Pom.  
nr GK.6630 14. ROK AS

Z UP... S.T.A... D.S.T.Y...  
(Wodpis przewodniczącego narady)  
Inż. Małgorzata Marc  
GEODETA PC  
Inż. Andrzej Skorupa  
GEODETA PC

<b>ENERGA - OPERATOR SA Oddział w Koszalinie</b>			
<b>Inwestor:</b> ul. Morska 10; 75-950 Koszalin			
<b>Biuro projektowe:</b> Pracownia Elektryczna Jarosław Nowak ul. Obrońców Westerplatte 34A, 78-500 Drawsko Pomorskie			
	<b>Imię i nazwisko</b>	<b>Uprawnienia:</b>	<b>Podpis:</b>
<b>Opracował:</b>	<b>mgr inż. Jarosław Nowak</b>		
<b>Projektował:</b>	<b>inż. Norbert Kundera</b>	<b>inż. Norbert Kundera</b> Uprawnienia budowlane do projektowania bez ograniczeń w specjalności instalacyjnej w zakresie sieci, instalacji i urządzeń elektrycznych i elektroenergetycznych ZAP/0088/POOE/06	
<b>Data:</b>			<b>lutym 2015 r.</b>
<b>Data:</b>			<b>lutym 2015 r.</b>
<b>Opis rysunku:</b> <b>Projekt zagospodarowania terenu Budowa przyłącza enn do zasilania budynku mieszkalnego z budynkami gospodarczymi dz. nr 68/1 w m. Zaransko poprzez działki nr 73/1</b>		<b>Numer umowy:</b> AJ01779/14 <b>OBI/52/150080</b>	
		<b>Nr rysunku:</b> <b>1</b>	

Proj. kablowa rozdzielnica naziemna  
KRSN-P2/2F-NH2/2R-NH00/F

"GEOTOMIX" Jolanta Piekarska  
Usługi Pośrednictwa, Zarządzania i Geodezyjne  
ul. Basztowa 2  
78-500 Drawsko Pom

Mapa do celów projektowych

Skala 1:500

320302\_4 - Drawsko Pomorskie  
320302\_4.0006 m. Drawsko Pomorskie  
Działki: 167/19, 167/16, 167/11

Układ współrzędnych płaskich: PL-ETRF2000 strefa 5  
Układ wysokościowy: PL-KRON86-NH

Proj. przepust SRS 110 o dł. 10m


Mapę wykonał dnia 30.03.2016 r Zbigniew Sekutowicz upr. I i II nr 14952

Proj. przyłącze kablowe YAKXS 4x120 mm  
o dł. 73mb/68 mb

GK.6640.326.2016

Proj. przepust SRS 110 o dł. 6 m

Istn. szafka  
pomiarowa

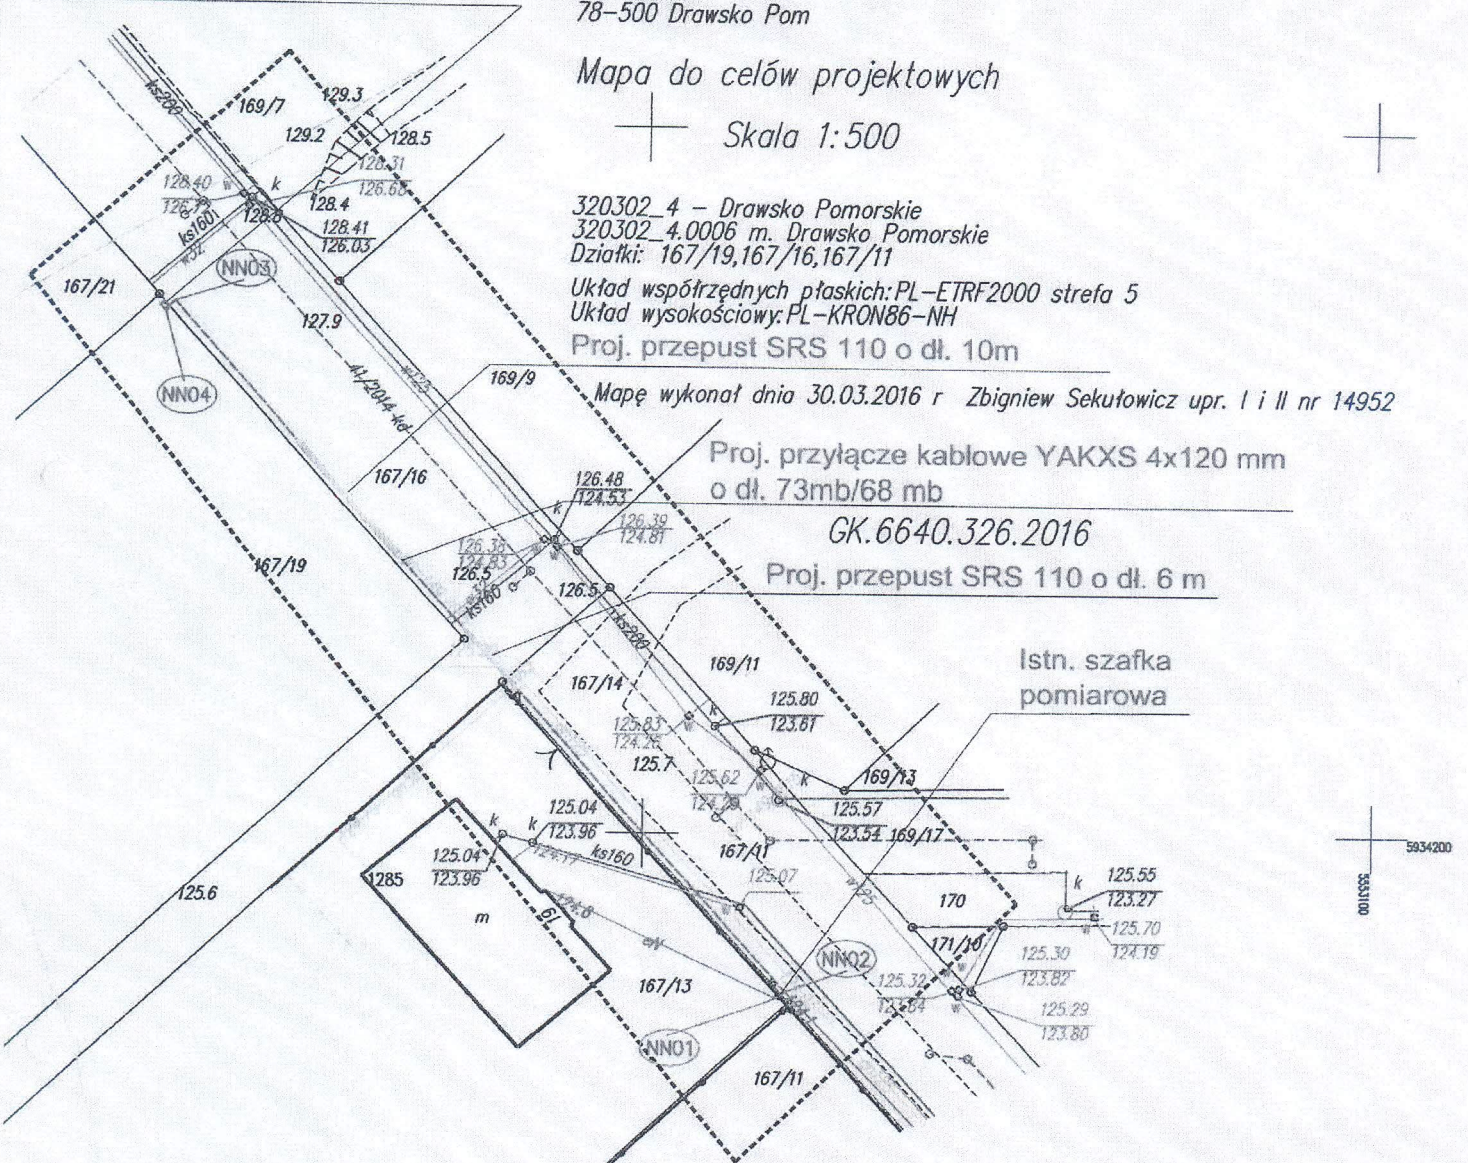

Załącznik nr .....  
do protokołu GK.6630 .....  
z dnia ..... 2.0. KWI. 2016 .....

Niniejsza dokumentacja była przedmiotem  
narady koordynacyjnej w dniu .. 2.0. KWI. 2016  
w Wydziale Geodezji, Kartografii i Katastru  
Starostwa Powiatowego w Drawsku Pom.  
nr GK.6630 ..... AS

inż. Małgorzata Marcinkiewicz-Skorupa  
Podpis przewodniczącej komisji

Inwestor:				<b>ENERGA - OPERATOR SA Oddział w Koszalinie</b> ul. Morska 10; 75-950 Koszalin			
Biuro projektowe:				Pracownia Elektryczna Jarosław Nowak ul. Obrońców Westerplatte 34A , 78-500 Drawsko Pomorskie			
Imię i nazwisko		Uprawnienia:		Podpis:		Data:	
Opracował:		mgr inż. Jarosław Nowak				marzec 2016 r.	
Projektował:		inż. inż. Norbert Kundera Norbert Kundera				marzec 2016 r.	
Opis rysunku:				Projekt zagospodarowania terenu		Numer umowy: AJ01779/14	
Budowa przyłącza enn do zasilania budynku mieszkalnego				jedenrodzinnego dz. nr 167/19 w m-ci Drawsko Pom., ul. Karkonoska poprzez dz. nr 167/16, 167/14 i 167/13 obr. 6		OBI/52/1600471	
Nr rysunku:				1			

ENERGA-OPERATOR Spółka Akcyjna z siedzibą w Gdańsku przy ulicy Marynarki Polskiej 150, 80-557 Gdańsk, wpisaną do Krajowego Rejestru Sądowego - Rejestru Przedsiębiorców pod numerem KRS 0000033455, której akta rejestrowe prowadzi Sąd Rejonowy Gdańsk-Północ w Gdańsku, VII Wydział Gospodarczy Krajowego Rejestru Sądowego, NIP 583-000-11-90, z kapitałem zakładowym wpłaconym w całości w wysokości 1 221 110 400,00zł chce wybudować infrastrukturę energetyczną zasilającą w energię elektryczną sąsiednie działki, na terenie dróg gminnych, nie będących drogami publicznymi. Do tut. urzędu wpłynęły podania o dzierżawę gruntu. Bezprzetargowa dzierżawa na czas nieoznaczony wymaga zgody Rady Miejskiej.

