


# KOTŁOWNIA NA PALIWO GAZOWE ROZMIESZCZENIE URZĄDZEŃ rzut parteru

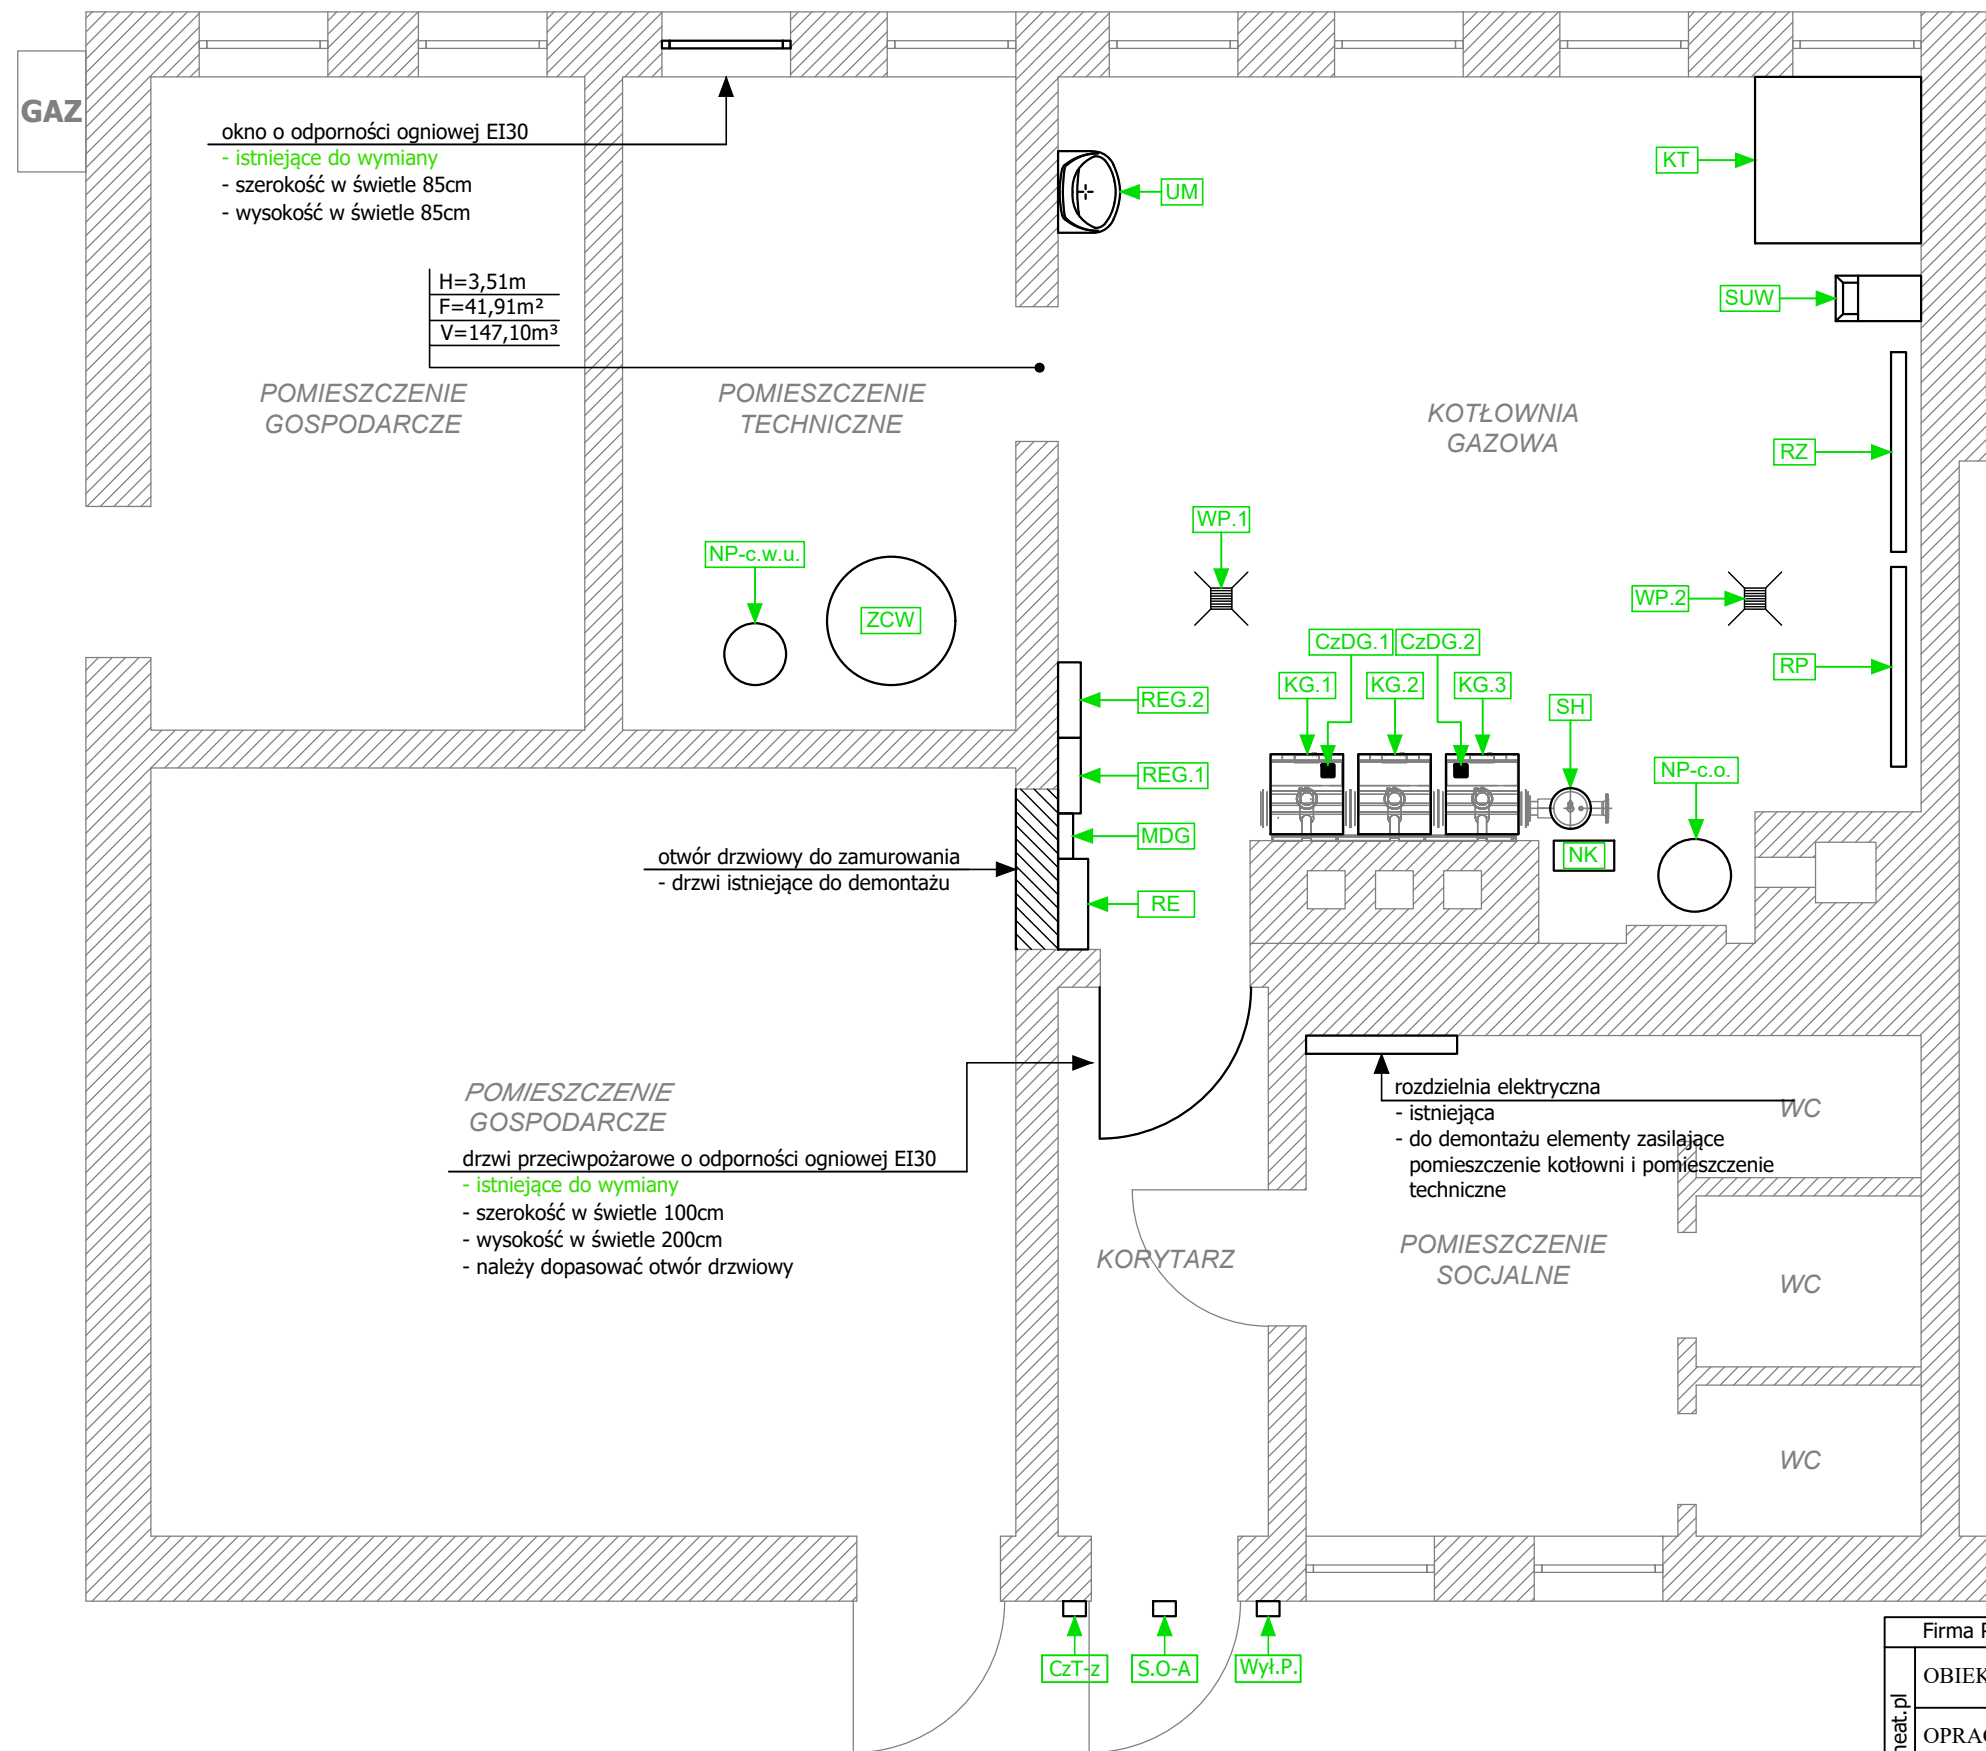

Oznaczenia urządzeń i wyposażenia podano na rysunku SW-08.04.

## UWAGA:

Wszystkie przejścia przewodów instalacyjnych przechodzących przez przegrody oddzielenia przeciwpożarowego należy wykonać w odpowiedniej klasie odporności ogniowej i przy zastosowaniu odpowiedniej metody dla danego rodzaju przewodu.

Firma Projektowo-Usługowa "INSTAL-HEAT" Łukasz Bawarski, ul.Mazurska 17, 78-500 Drawsko Pomorskie		
OBIEKT:	BUDYNEK PRZEDSZKOŁA	
OPRACOWANIE:	KOTŁOWNIA NA PALIWO GAZOWE	
TYTUŁ RYS.:	ROZMIESZCZENIE URZĄDZEŃ rzut parteru	
BRANŻA:	SANITARNA	Data: 09.2019
ADRES:	ul.Bolesława Chrobrego 4A, 78-500 Drawsko Pomorskie dz.nr 389/10, obr.0011, miasto Drawsko Pomorskie	Nr rysunku: SW-03.01
INWESTOR:	Gmina Drawsko Pomorskie ul.Sikorskiego 41, 78-500 Drawsko Pomorskie	Skala: 1:50
PROJEKTOWAŁ:	mgr inż. Łukasz Bawarski Upr. Bud. Nr ZAP/0066/POOS/08	
SPRAWDZIŁ:	mgr inż. Małgorzata Sazon Upr. Bud. Nr UAN/U/7342/90/93	